


MAPA DO CELÓW PROJEKTOWYCH Skala 1:500

Oznaczenie kancelaryjne zgłoszenia pracy geodezyjnej: PODGK.6640.1941.2022

Jednostka ewidencyjna: 02102...2, Lubin - obszar wiejski
Obręb ewidencyjny: 0014, Księginice
Działka: 185
Seksja mapy: 5.155.32.11.14
Układ współrzędnych: "2000"
Poziom odniesienia: PL - EVR 2007 - NH
Oznaczenie granic obszaru, który był przedmiotem aktualizacji: 

Służebności gruntowe mające wpływ na zagospodarowanie gruntów, zlokalizowanych w granicach projektowanej inwestycji - nie ustalono
Nie wyklucza się istnienia w terenie innych niż wykazanych na niniejszej mapie urządzeń podziemnych, które nie zostały zgłoszone do inwentaryzacji.


Mapa aktualna na dzień: 2022.06.17









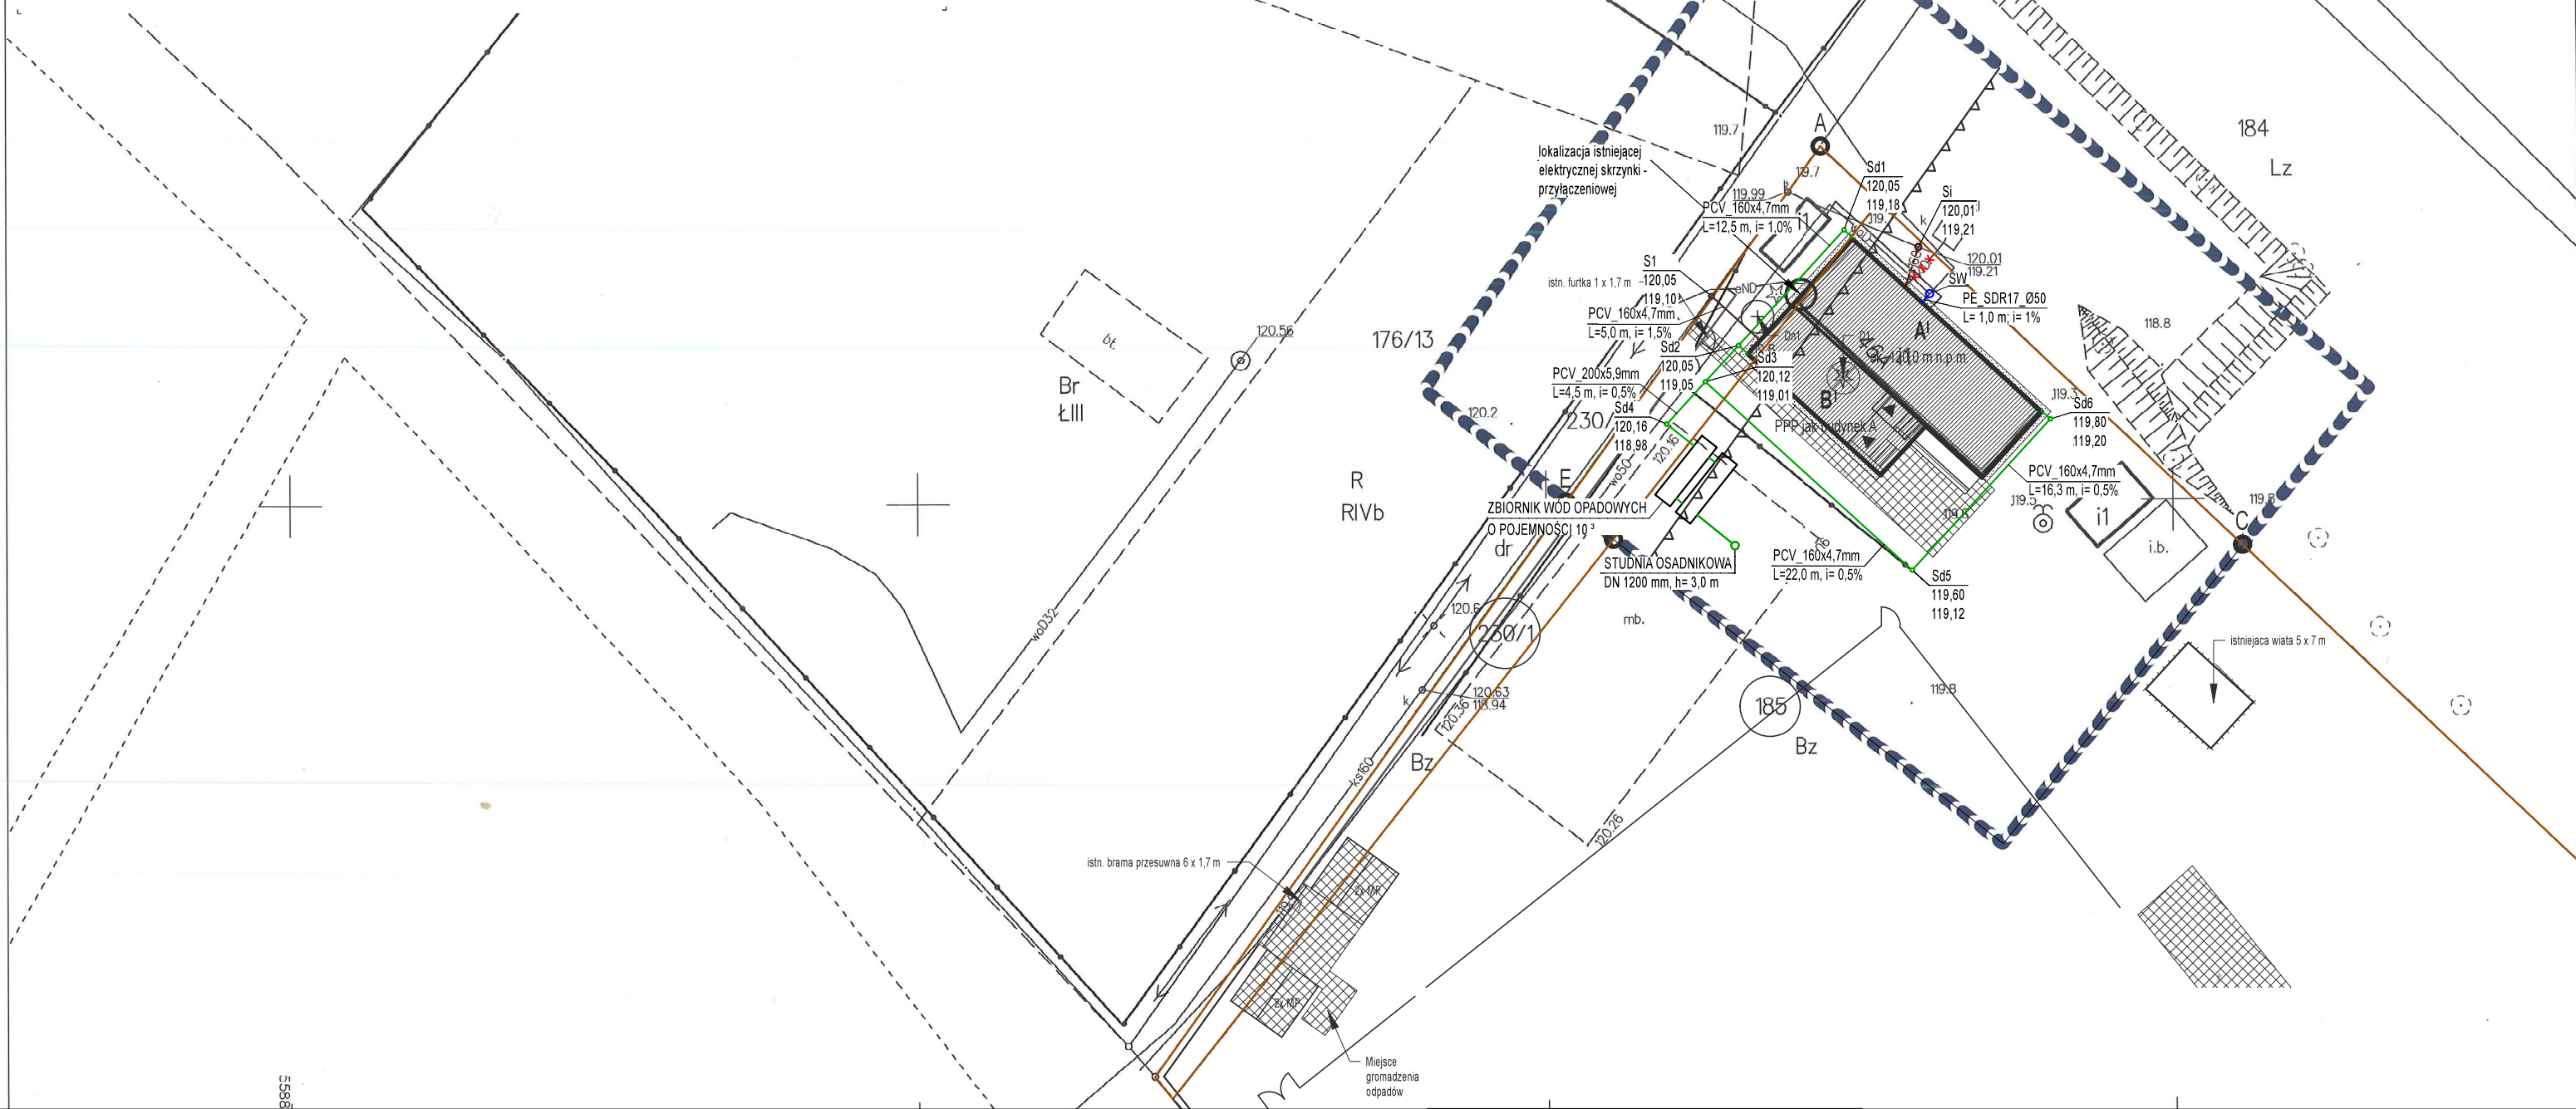








CANCELARIA GEODEZYJNA S.C. mgr inż. ARKADIUSZ ZYGA
ul. Odrodzenia 20/3, 59-300 Lubin
tel. 693 799 992, 761 847 86 36
NIP: 6922522684, REGON: 385068229
geodeta uprawniony do świadczenia usług geodezyjnych i kartograficznych
Świadczenie nr 17375

Wykonawca: Geodeta uprawniony, nr uprawnień, podpis

Podpisuję, że niniejszy dokument został opracowany w wyniku prac geodezyjnych i kartograficznych, które zostały wykonane zgodnie z obowiązującymi przepisami i standardami. Jednocześnie informuję, że jestem świadomy odpowiedzialności karnej za złożenie fałszywego oświadczenia.	
Identyfikator zgłoszenia prac geodezyjnych	PODGK.6640.1941.2022
Organ służby geodezyjnej, który otrzymał zgłoszenie	Starosta Lubirski
Wykonawca prac geodezyjnych	Kancelaria Geodezyjna s.c. ul. Odrodzenia 20/3, 59-300 Lubin
Numer protokołu weryfikacji	PODGK.6640.1941.2022 - 14941
Data pozytywnej weryfikacji	23.06.2022 r.
Imię i nazwisko oraz nr uprawnień zawodowych kierownika prac	Arkadiusz Zyga Nr uprawnień 17375

   mgr inż. ARKADIUSZ ZYGA
geodeta uprawniony do świadczenia usług geodezyjnych i kartograficznych
Świadczenie nr 17375



LEGENDA: ZAGOSPODAROWANIE	
	Granica działki objętej opracowaniem
	Wydzielenie działek objętych obszarem oddziaływania
	Nieprzekraczalna linia zabudowy
	Istniejący budynek
	Projektowane ciągi pieszego i placu
	Projektowane miejsca postojowe (2,5 x 5,0 m)
	Projektowane i istniejące wejścia do budynku
	A - numer budynku
	I - liczba kondygnacji nadziemnych
	Zieleni wysoka / drzewo istniejące do usunięcia
	PROJ. INSTALACJA WODOCIĄGOWA
	PROJ. INSTALACJA KANALIZACJI SANITARNEJ
	PROJ. INSTALACJA KANALIZACJI DESZCZOWEJ
	PROJ. STUDNIA WODOMIERZOWA
	PROJ. STUDZIENKA KANALIZACJI SANITARNEJ
	PROJ. STUDZIENKA KANALIZACJI DESZCZOWEJ
	SZCZELNY ZBIORNIK WÓD DESZCZOWYCH O POJ. 10 m³

ETAP PB/IPW UWAGI:
1. Wszystkie wymiary dla latnie sprawdzić na budowie!
2. Przed zamawianiem elementów gotowych do montażu zweryfikować wymiary potrzebne do zamawiania.
3. Informacje szczegółowe zawarte w opisie technicznym i w załącznikach do opisu, który jest integralną częścią projektu.

Nazwa projektu:
Rozbudowa obiektu sportowego wraz z niezbędną infrastrukturą techniczną


Adres projektu:
Boisko
59-300 Księginice

Działki ewidencyjne nr:
185, 230/1 (obręb 0014)

Numer Projekt:
7/22

Zamawiający / Inwestor:
Gmina Lubin

Adres Zamawiającego / Inwestora:
ul. Księcia Ludwika 13
59-300 Lubin

Jednostka projektowa / Autor Projektu:

ALIA ATO Łukasz Dępcowski
ul. Topolowa 1, 62-068 Rostkowo
kontakt@alia.architekci.pl
tel. 881 967 865

Zagospodarowanie terenu
1 : 500

Brzoza:

Sanitarna

Obw.	Sygnatura: PT/PZT	Indeks / Rewizja
------	-----------------------------	------------------

Nazwa rysunku:
Plan zagospodarowania terenu

Skala: Jak zaznaczono	Format:
--------------------------	---------

Projektant / Autor opracowania:
mgr inż. Weronika Lorenz-Cicha
nr upr. WKP/0134/POOS/17 w specjalności instalacyjnej bez ograniczeń

Asystent projektanta:
mgr inż. Patycja Zimoch

Asystent projektanta:
mgr inż. Marzena Kubaczek

Sprawdzający:
mgr inż. Krzysztof Bajon
nr upr. WKP/0165/POOS/19 w specjalności instalacyjnej bez ograniczeń

Data:
10-10-2022 r.